




PLANTA BAIXA
FILTRO ANAERÓBIO
ESCALA 1/20

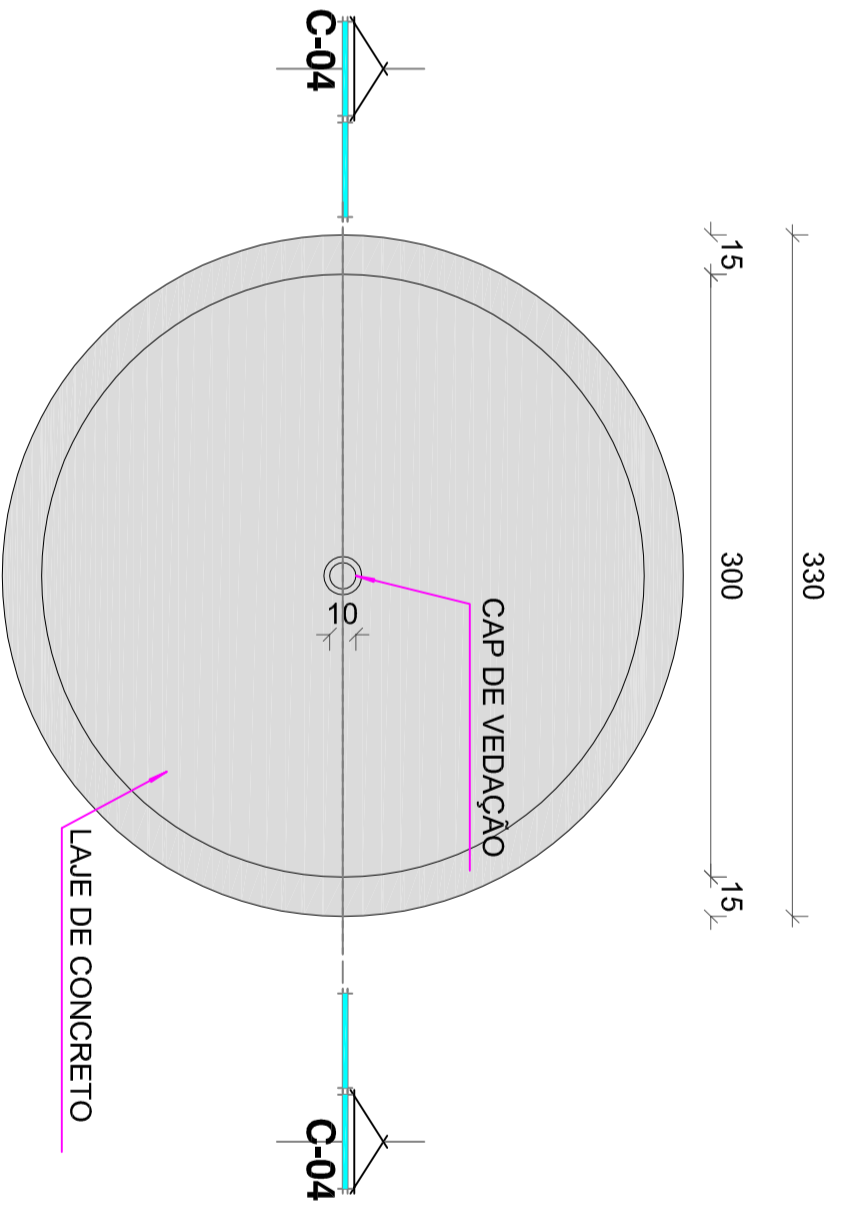


PLANTA BAIXA
SUMIDOURO
ESCALA 1/20

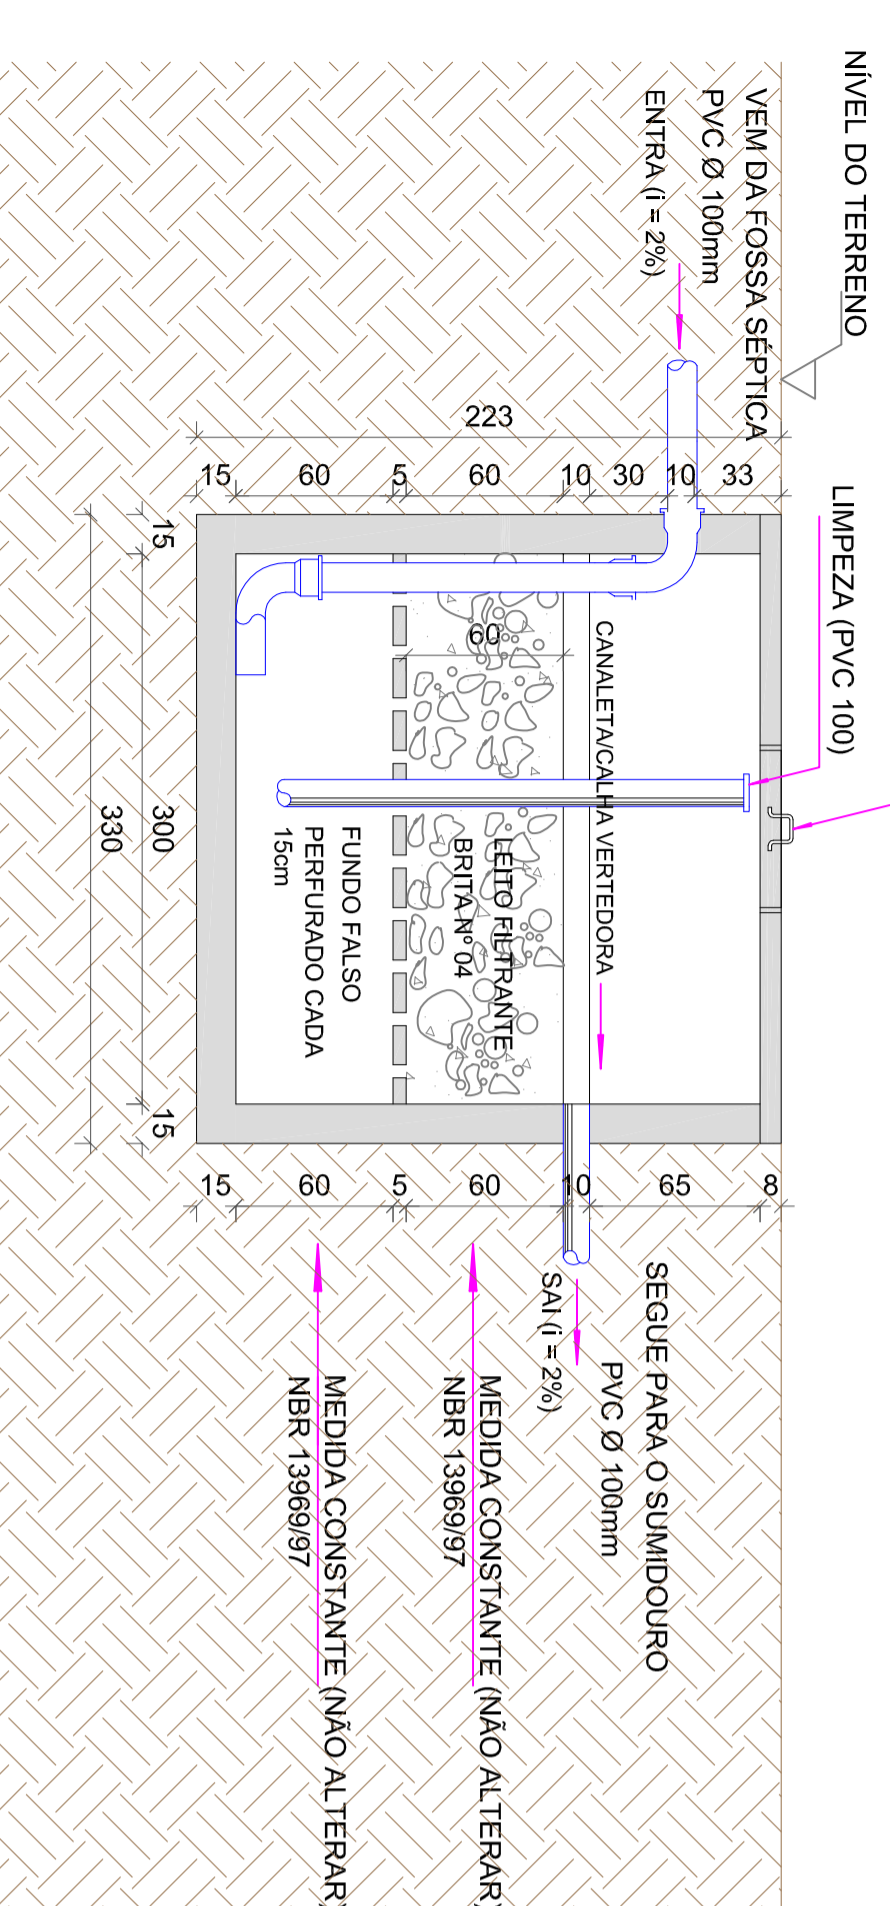

CORTE C-03
FILTRO ANAERÓBIO
ESCALA 1/20

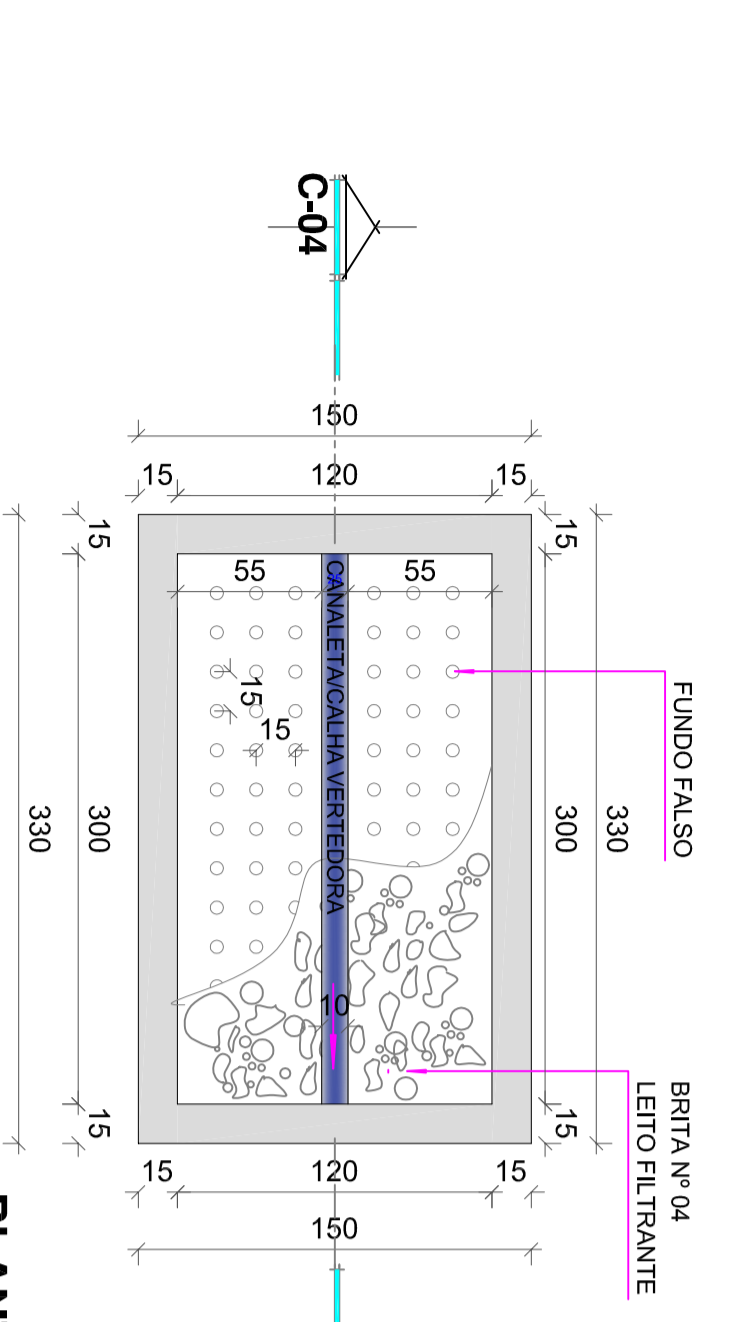


PLANTA BAIXA
DETALHE DO LETO FILTRANTE
FILTRO ANAERÓBIO
ESCALA 1/20

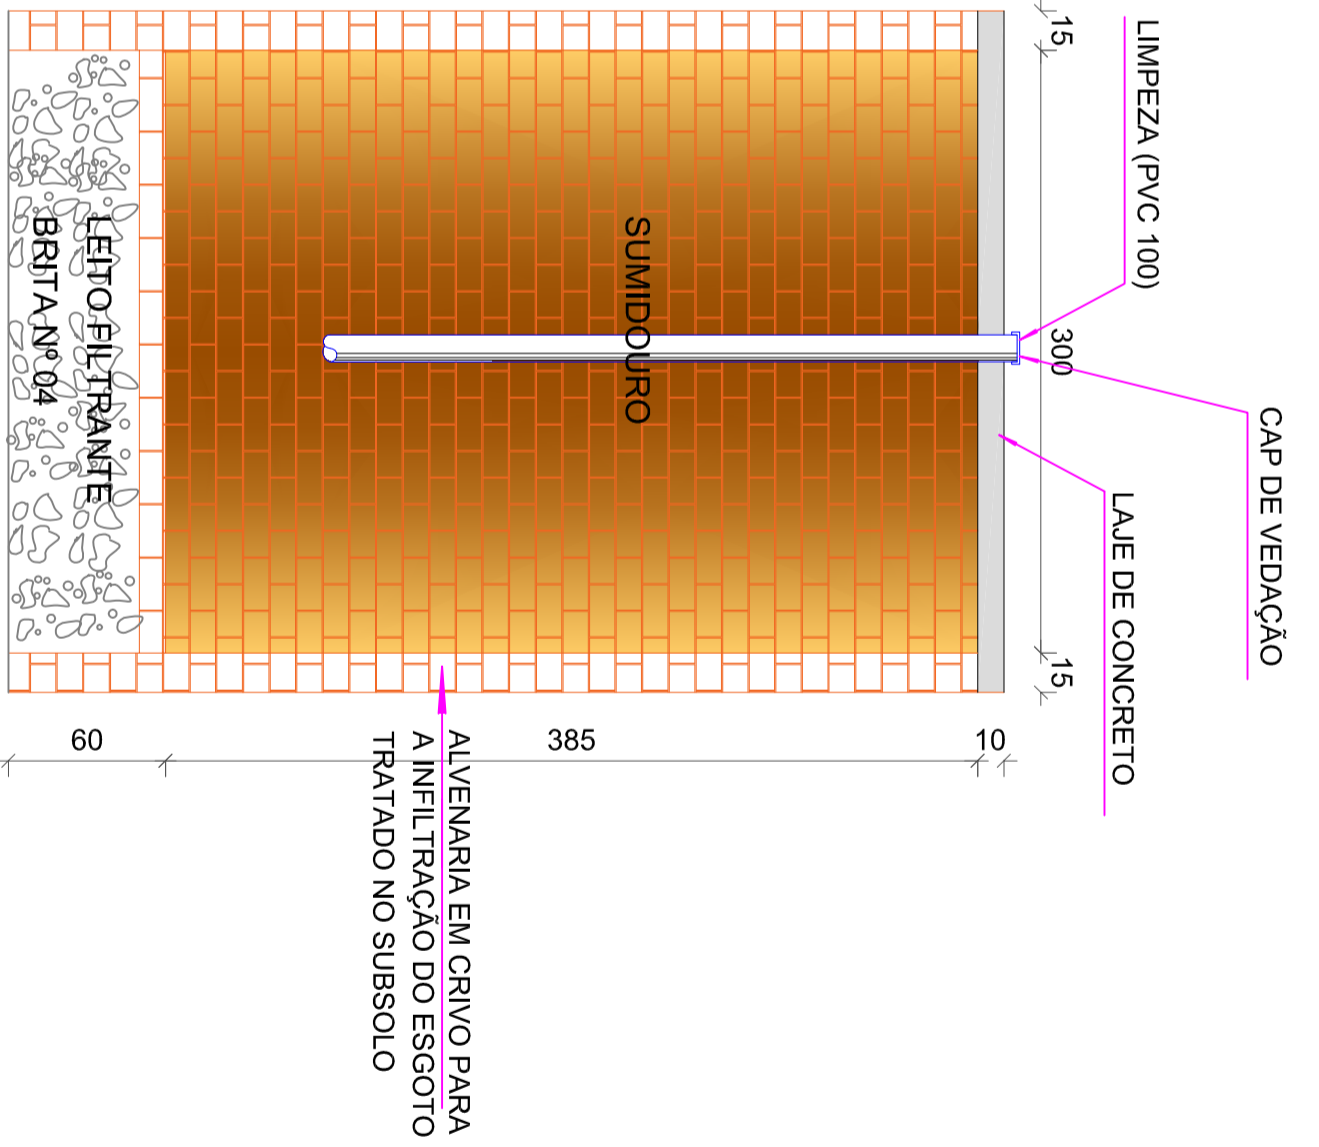

CORTE C-04
SUMIDOURO
ESCALA 1/20

Ligações de esgoto


Detalhes constituintes da caixa de gordura
Função: Separar a gordura da água antes de lançar a água na rede do esgoto primário.

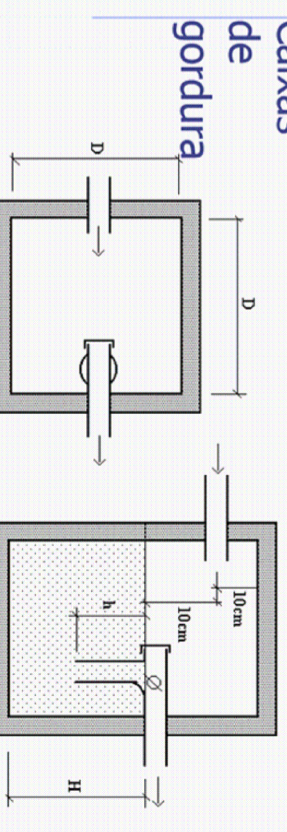

Plata	Numero de Pisos	D minimo (cm)	h minimo (cm)	Ø saída (mm)	H (cm)	h (cm)	Volume de reterção (litros)
1	30	20	75	40	18	40	18
2	40	20	75	40	31	40	31
2 a 12	60	35	100	55	120	55	120
Especial	40	35	100	60	100	60	100


N = número de pisos.
V = 20 N x 2 litros

DETALHE DA CAIXA DE GORDURA
CAIXA DE GORDURA

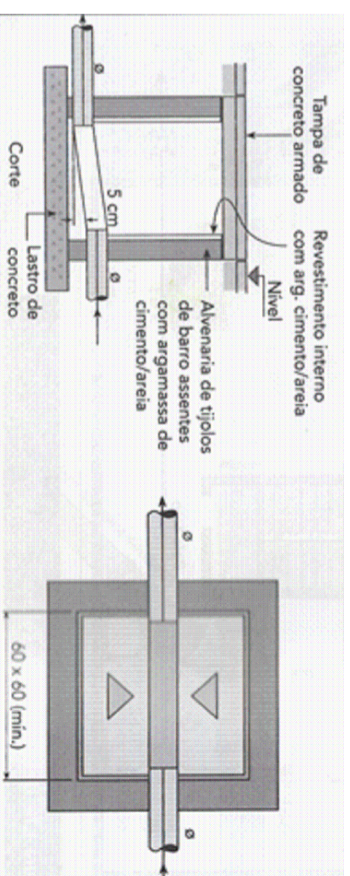

DETALHE DA CAIXA DE INSPEÇÃO DESTINADA PARA INSPEÇÃO, LIMPEZA E DESOBSTRUÇÃO DOS SUBCOLETORES DE ESGOTO
DETALHE DA CAIXA DE INSPEÇÃO
CAIXA DE INSPEÇÃO

DETALHE DA POSIÇÃO DOS TERMINAIS DE VENTILAÇÃO DA REDE DE ESGOTO
COLUNA DE VENTILAÇÃO

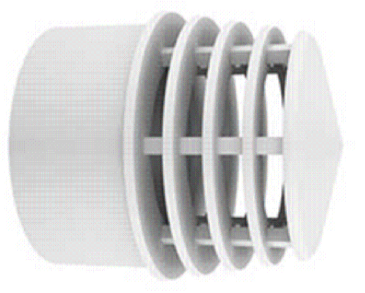

DETALHE DO TERMINAL DE VENTILAÇÃO
TERMINAL DE VENTILAÇÃO

Proprietário
SECRETARIA MUNICIPAL DE SAÚDE DE ITAÓPOLIS

Obra
FARMÁCIA BÁSICA E ALMOXARIFADO CENTRAL

Referência
PROJETO SANITÁRIO

Endereço
RUA CEL. ANTONIO CORREIA, CENTRO

Ass. Responsável Técnico
RAFAEL SONAGLIO - CREASC 51842

Ass. Projetista
SECRETARIA MUN. DE SAÚDE DE ITAÓPOLIS

Área da edificação
483,38 m²

Local
ITAÓPOLIS/SC

Conteúdo
DETALHAMENTO DO SUMIDOURO

Ass. Responsável Técnico
RAFAEL SONAGLIO

Ass. Projetista
RAFAEL SONAGLIO

Escala
1 : 20

Finalidade
SANITÁRIO

03/03